


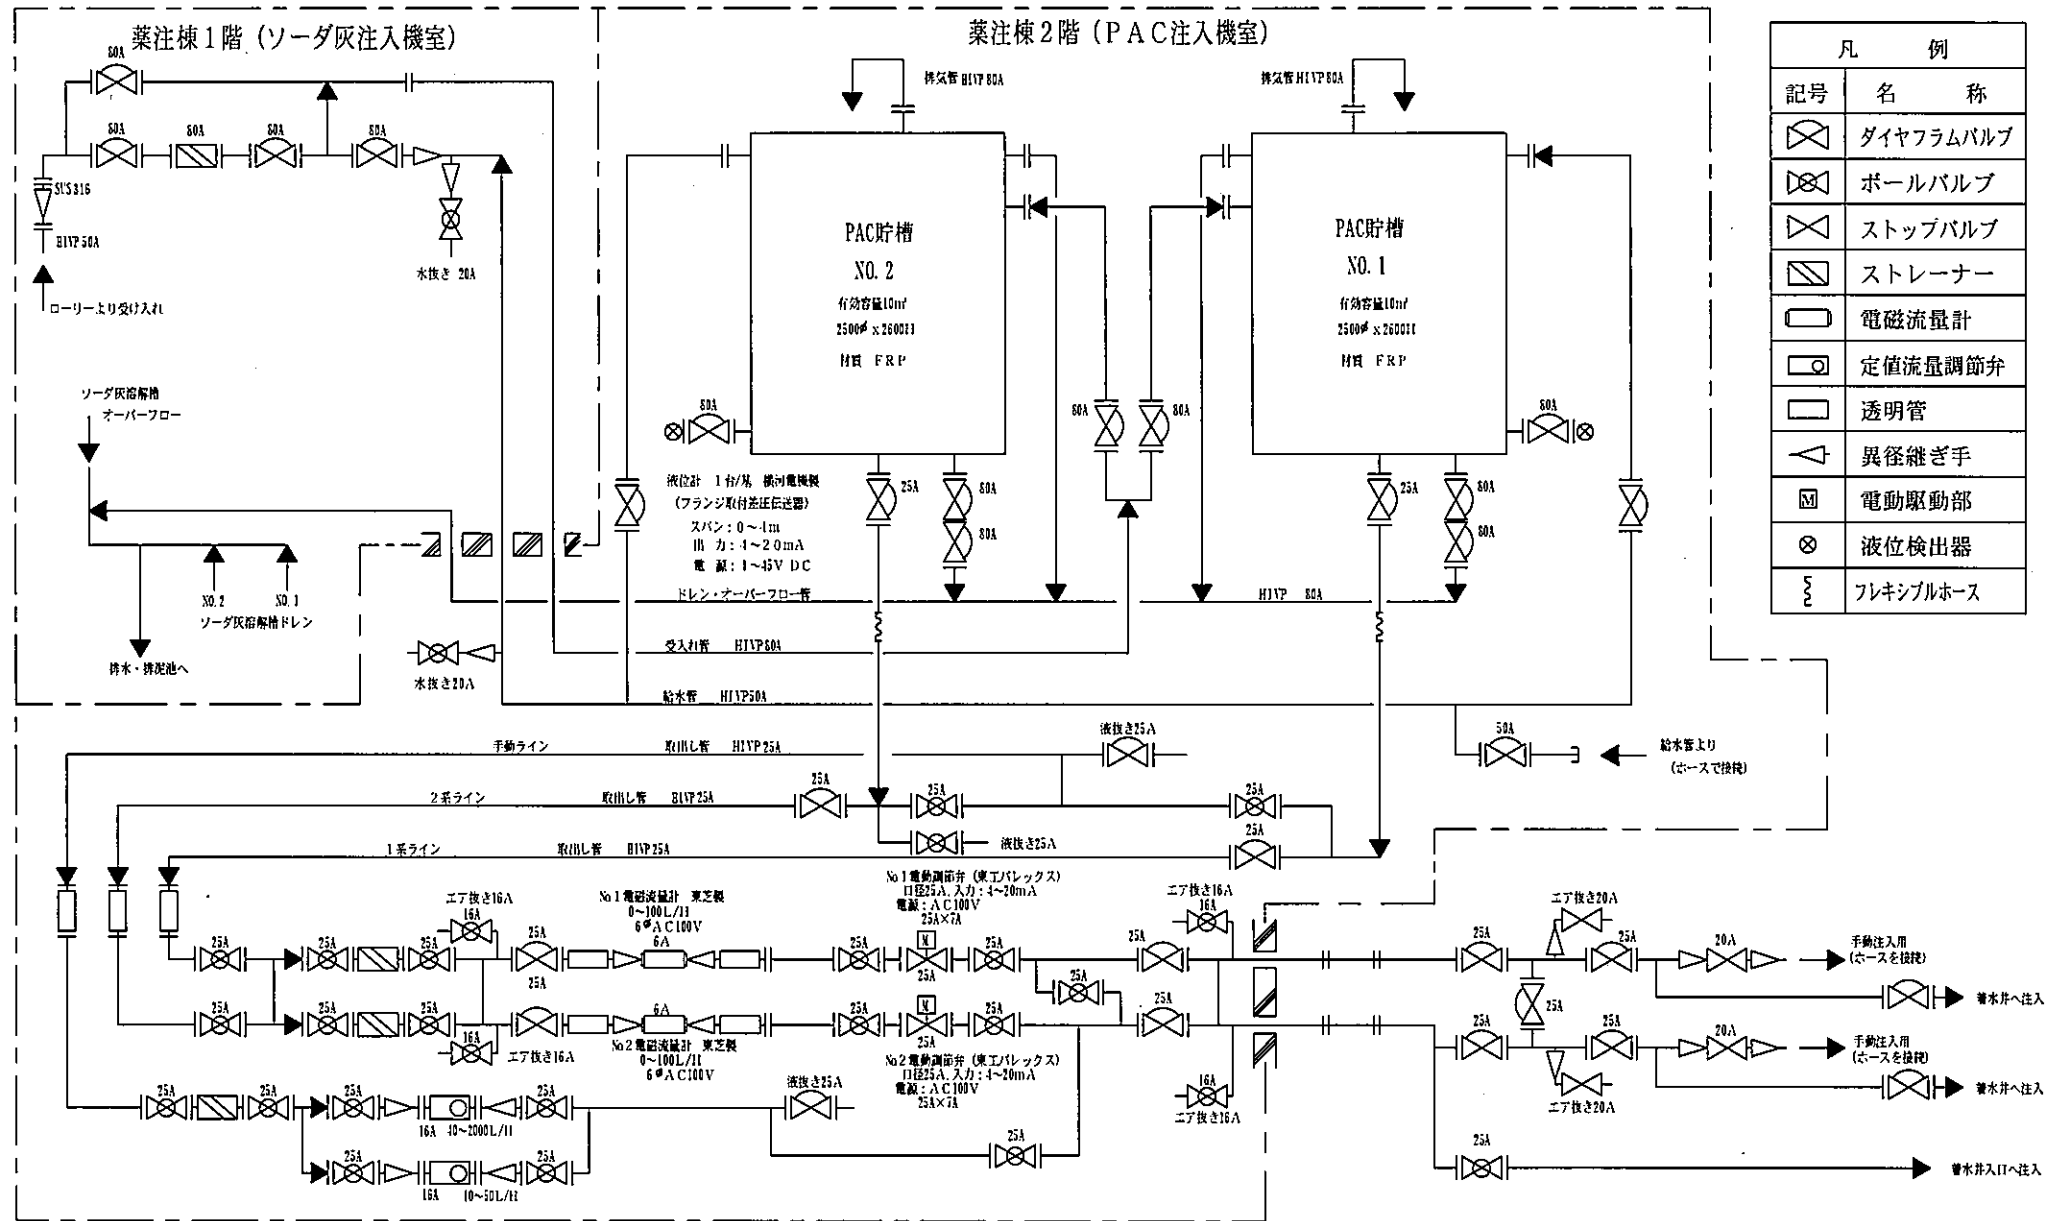


# PAC注入設備フローシート



参考図面		戸籍図番号
設計番号	水産建設 第 2019-8 号	2E-3-53
業務件名	中原浄水場PAC及びソーダ灰注入設備 更新実施設計業務委託	
図面名称	既設PAC注入設備フローシート	
発注担当課	縮尺	図番
浄水部 施設課 電機係	HONE	2/4
仙台市水道局		

# ソーダ灰注入設備フローシート

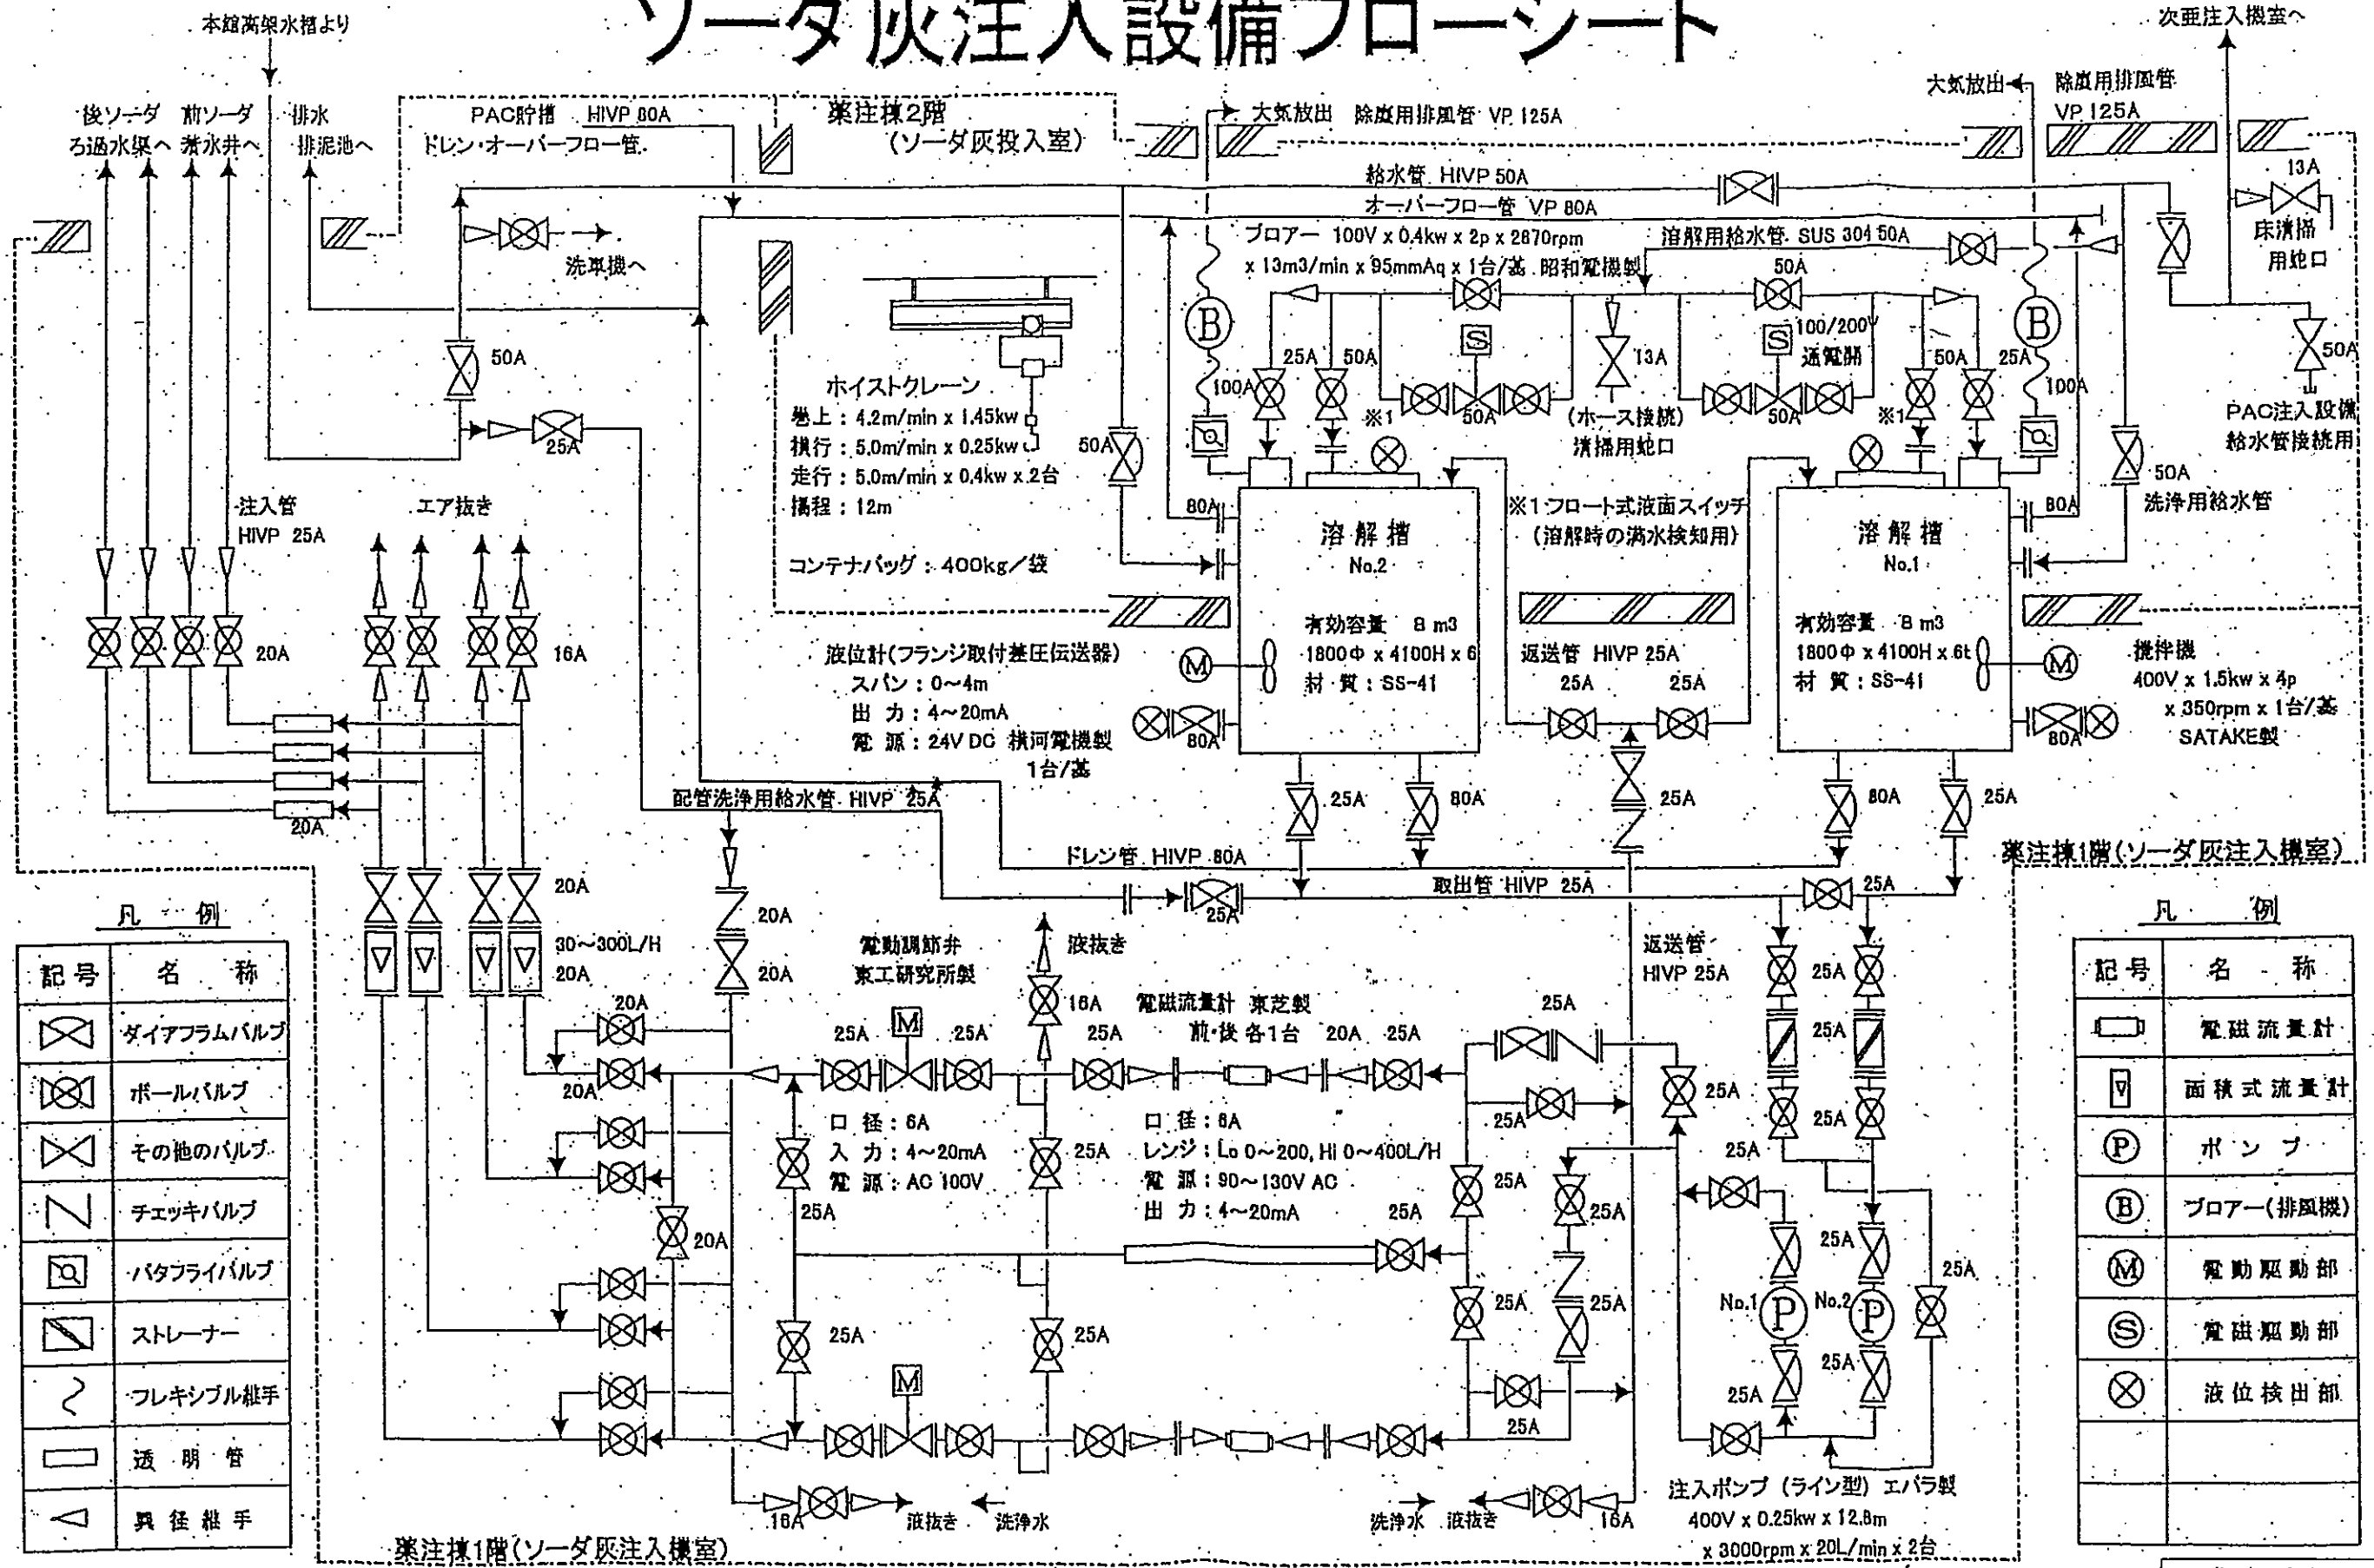


## 凡 例

記号	名 称
	ダイヤフラムバルブ
	ボールバルブ
	その他のバルブ
	チェックバルブ
	バタフライバルブ
	ストレーナー
	フレキシブル継手
	透明管
	異径継手


## 凡 例

記号	名 称
	電磁流量計
	面積式流量計
	ポンプ
	ブローヤ(排風機)
	電動駆動部
	電磁駆動部
	液位検出部


参考図面		図番
設計番号	水産課 第 2019-8 号	2E-3-63
作成	令和元年5月17日	
業務件名	中原浄水場PAC及びソーダ灰注入設備 更新実施設計業務委託	
図面名称	既設ソーダ灰注入設備フローシート	
発注担当者	堀 尺	図 番
浄水部 施設課 電機係	NONE	3/4 計
仙台市水道局		

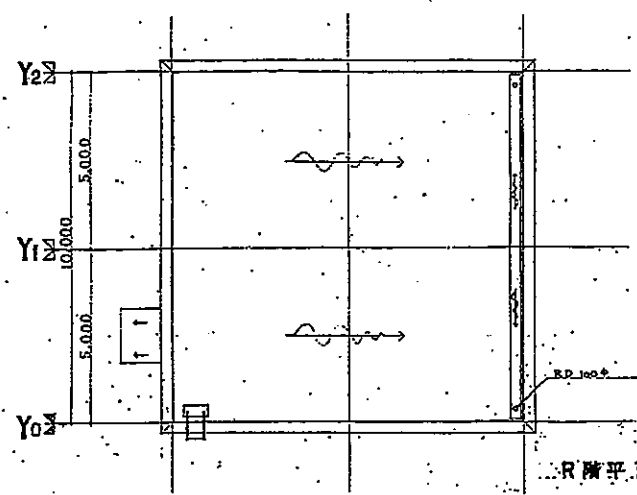


1階平面図

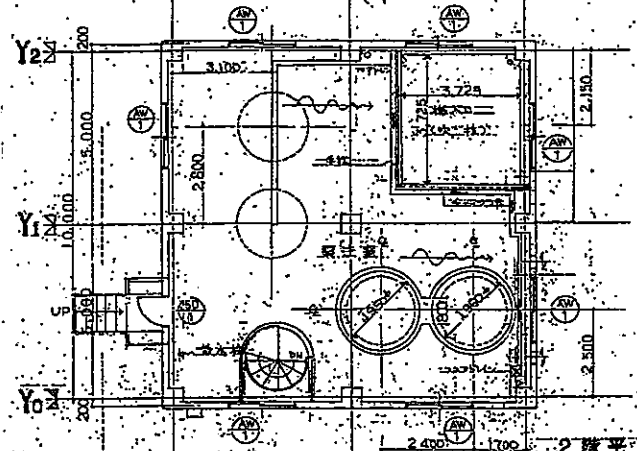


2階平面図

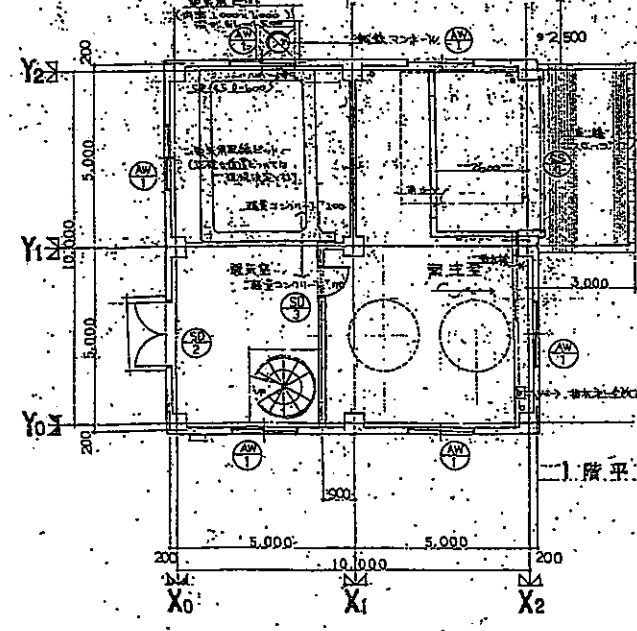


3階平面図

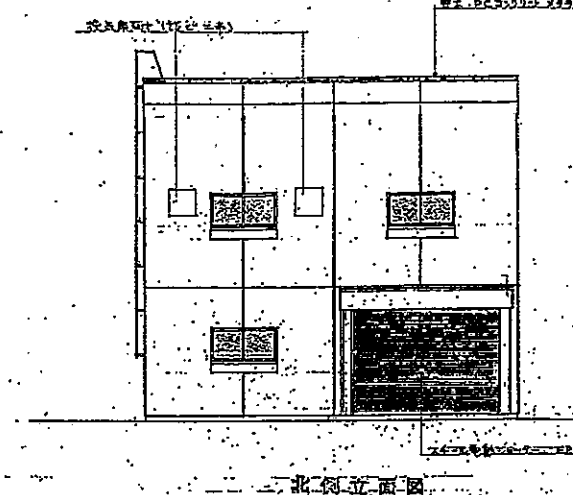


北側立面図

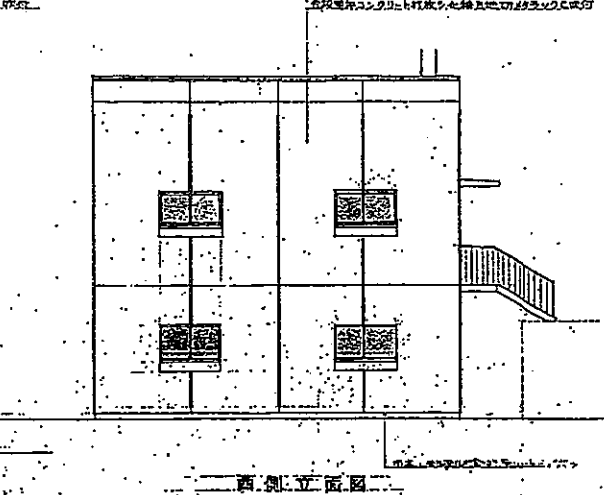


西側立面図

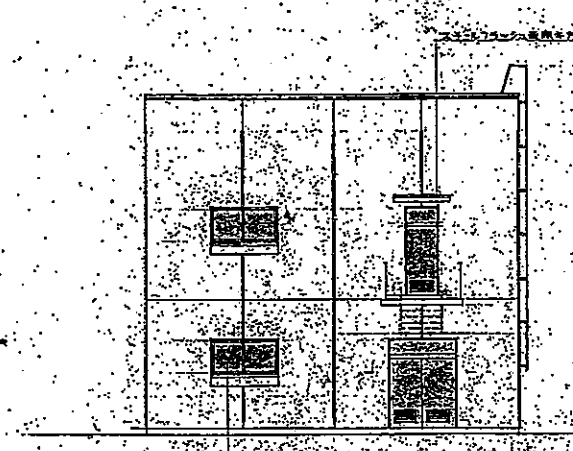


南側立面図

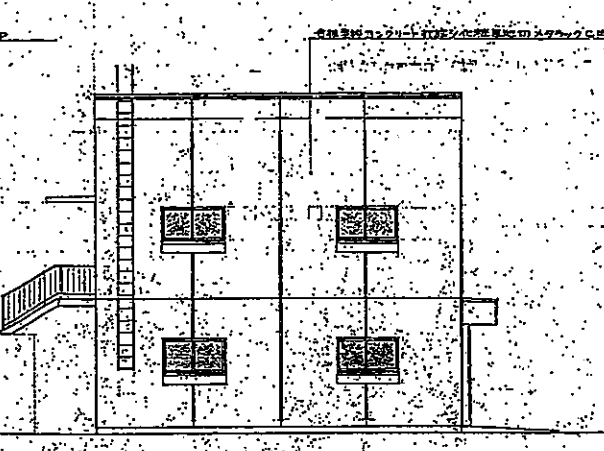

東側立面図

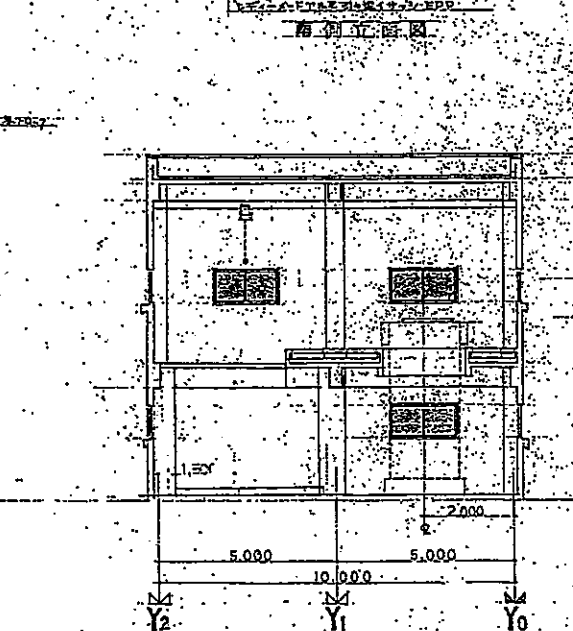

断面図

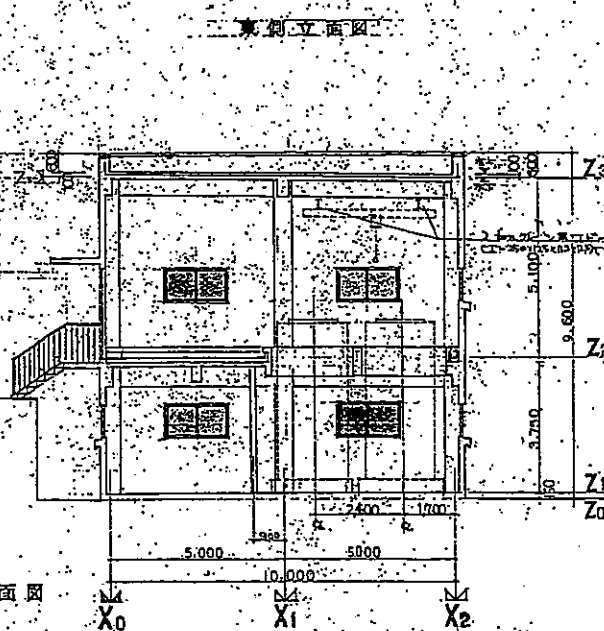


断面図

外部仕上表

外壁	コンクリート打放し
窓	PCコンクリートメタリックコート
天井	スチングラス
床	モルタル

内部仕上表

1階	床	モルタル
2階	床	モルタル
3階	床	モルタル

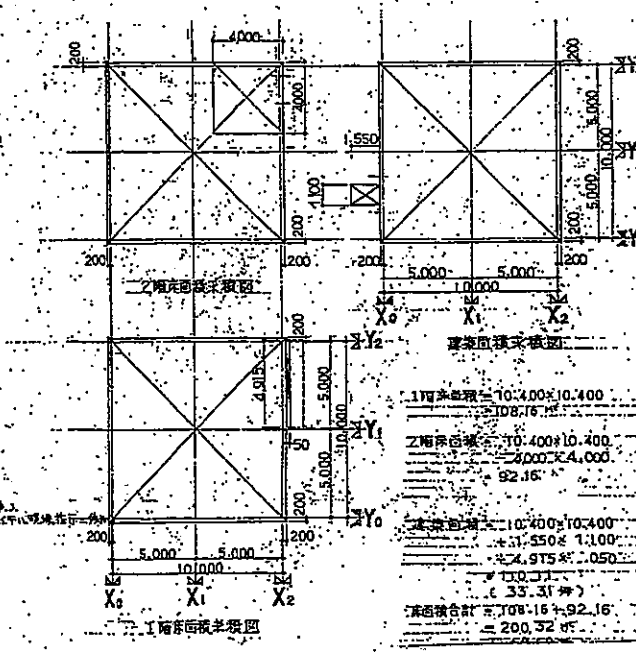

1階床面積	10,400 x 10,400
2階床面積	10,400 x 10,400
3階床面積	10,400 x 10,400
合計	31,200

参考図面	2E-3-63
設計番号	水機建設 第2019-3号
業務件名	中環浄水場PAC及びソーダ灰注入設備 更新実施設計業務委託
図面名称	素注棟 平面図・立面図・断面図
浄水部	施設課
電機係	NONE
4/4	
仙台市水道局	