

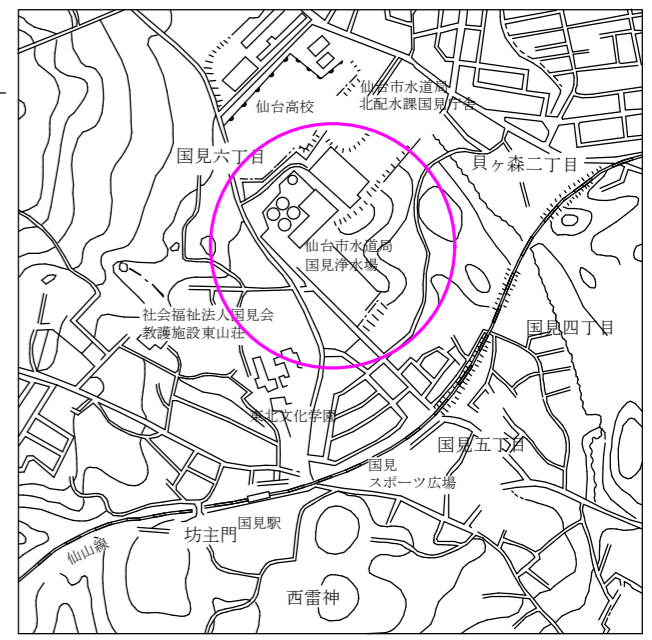


位置図 S=FREE

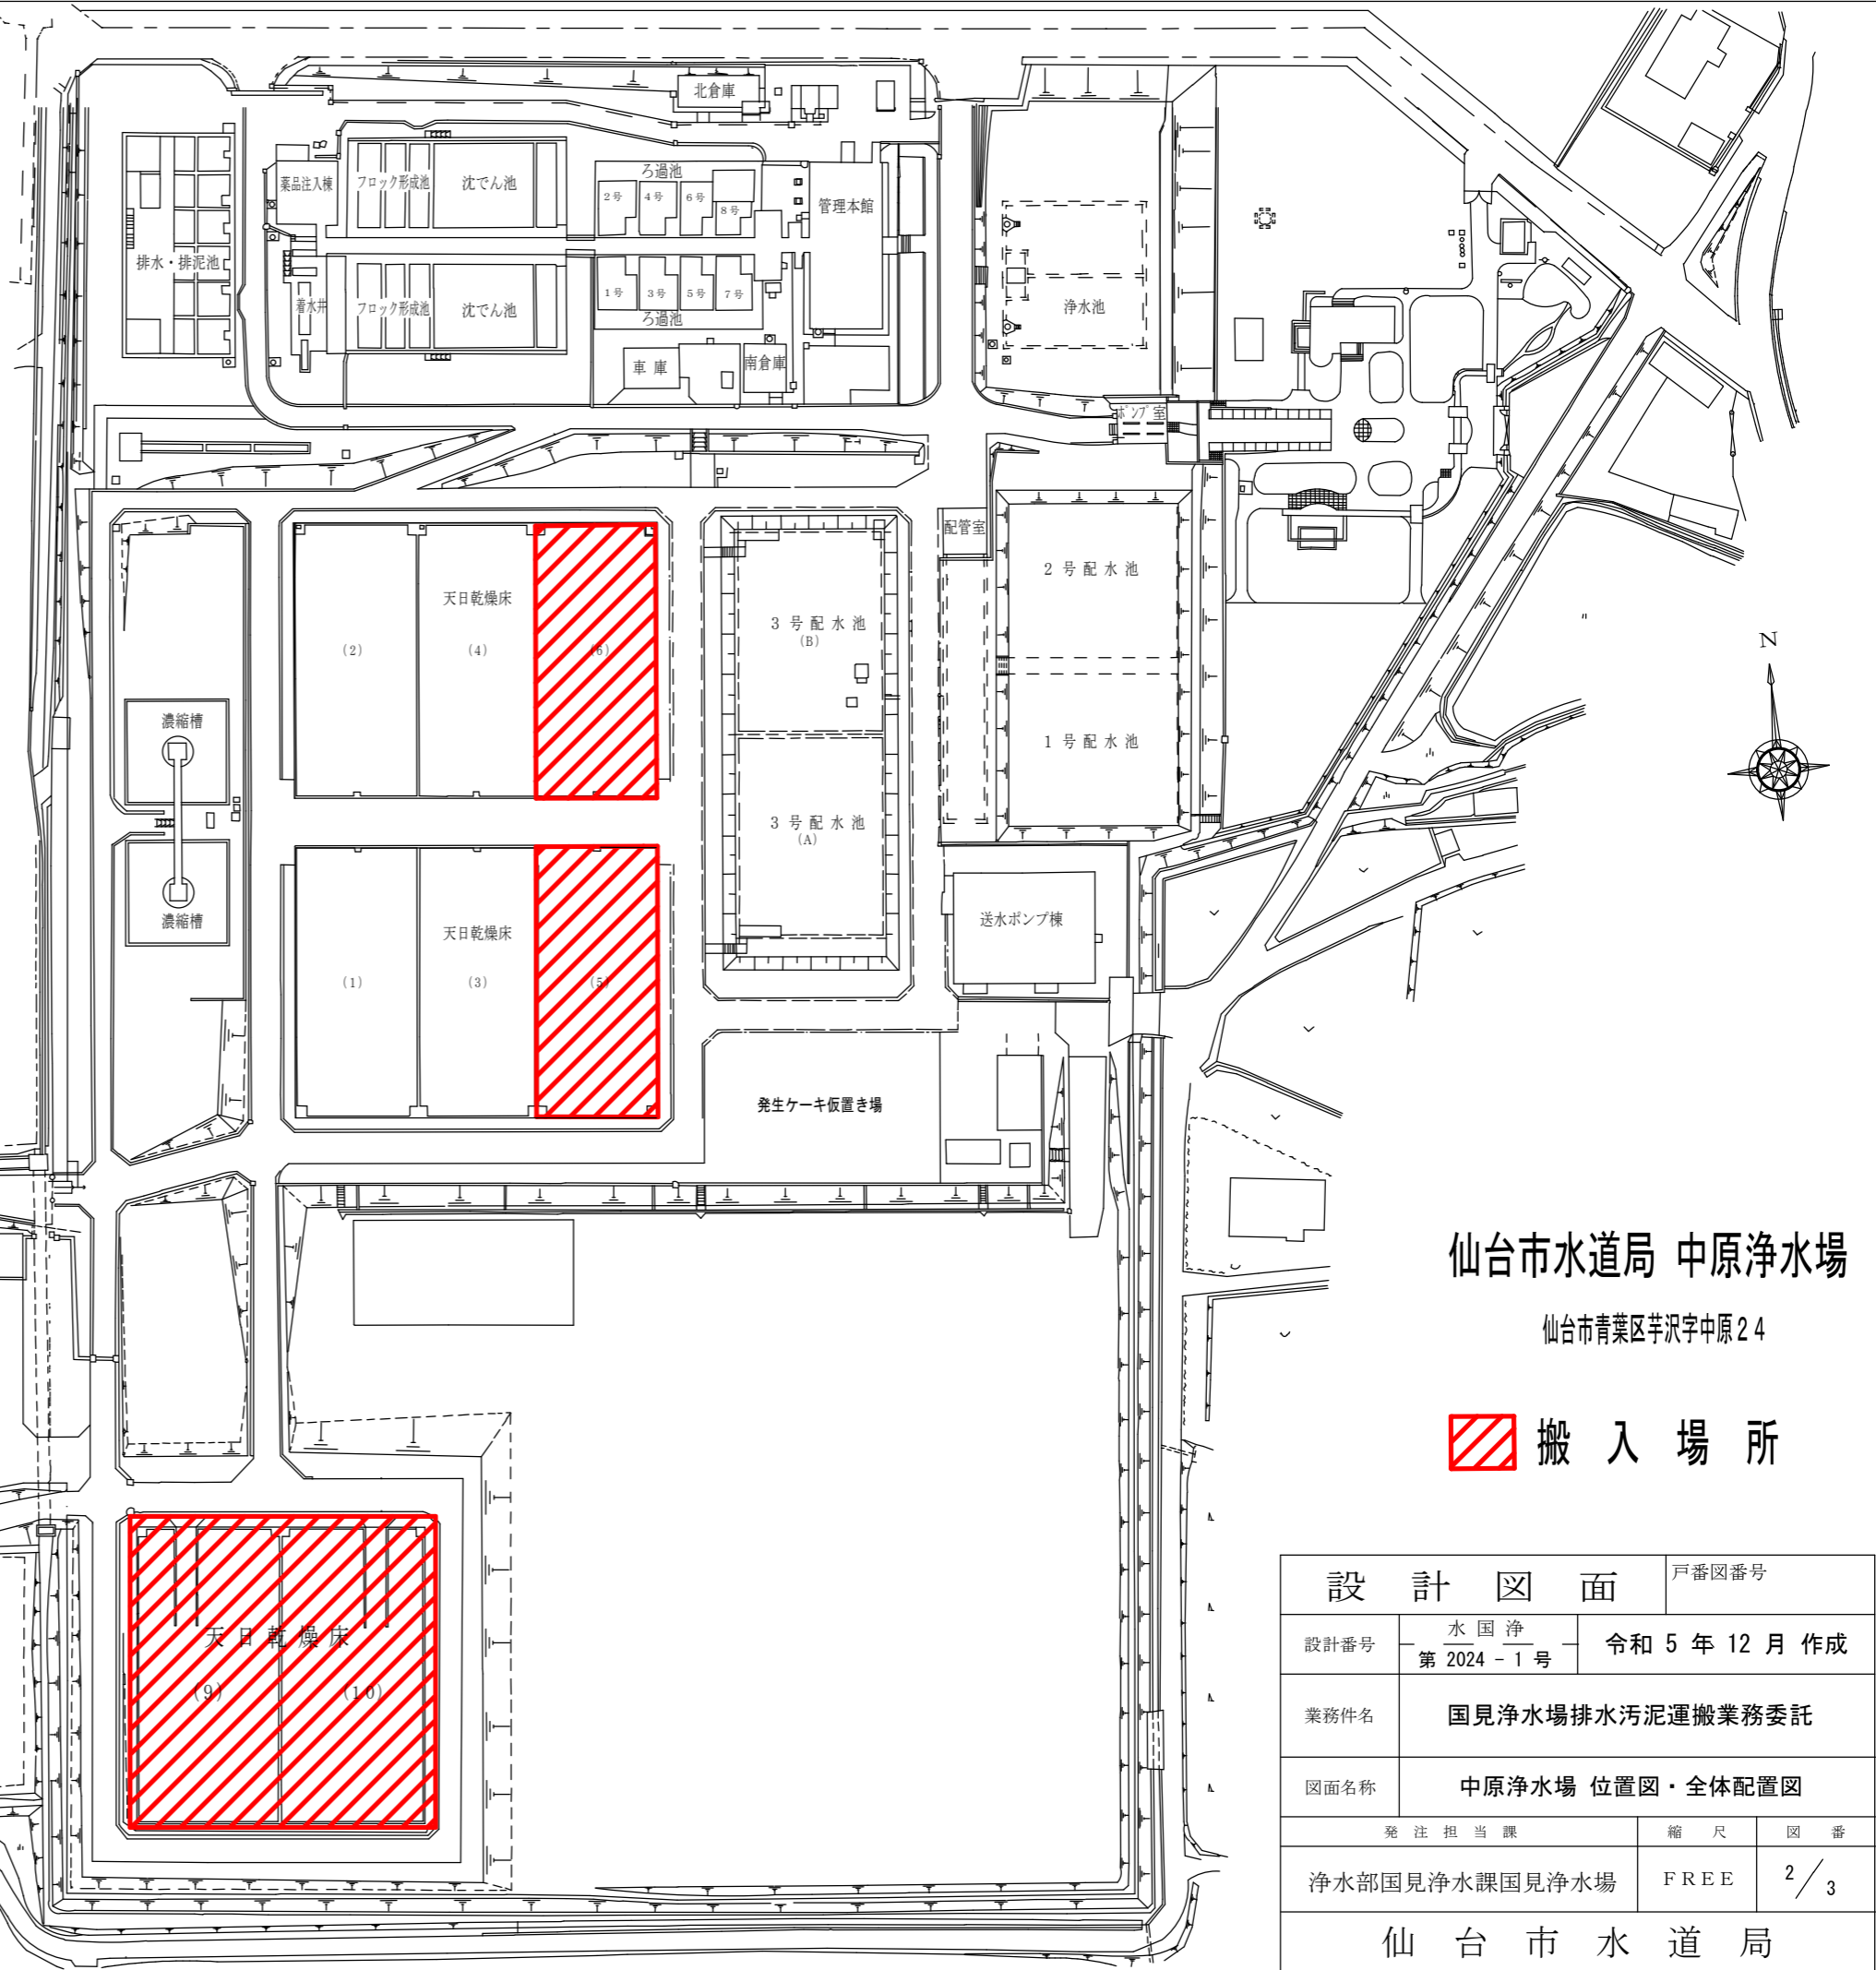

設計図面		戸番図番号
設計番号	水国浄 第2024-1号	令和5年12月作成
業務件名	国見浄水場排水汚泥運搬業務委託	
図面名称	国見浄水場 全体配置図・位置図	
発注担当課	縮尺	図番
浄水部国見浄水課国見浄水場	FREE	1 / 3
仙台市水道局		

# 位置図

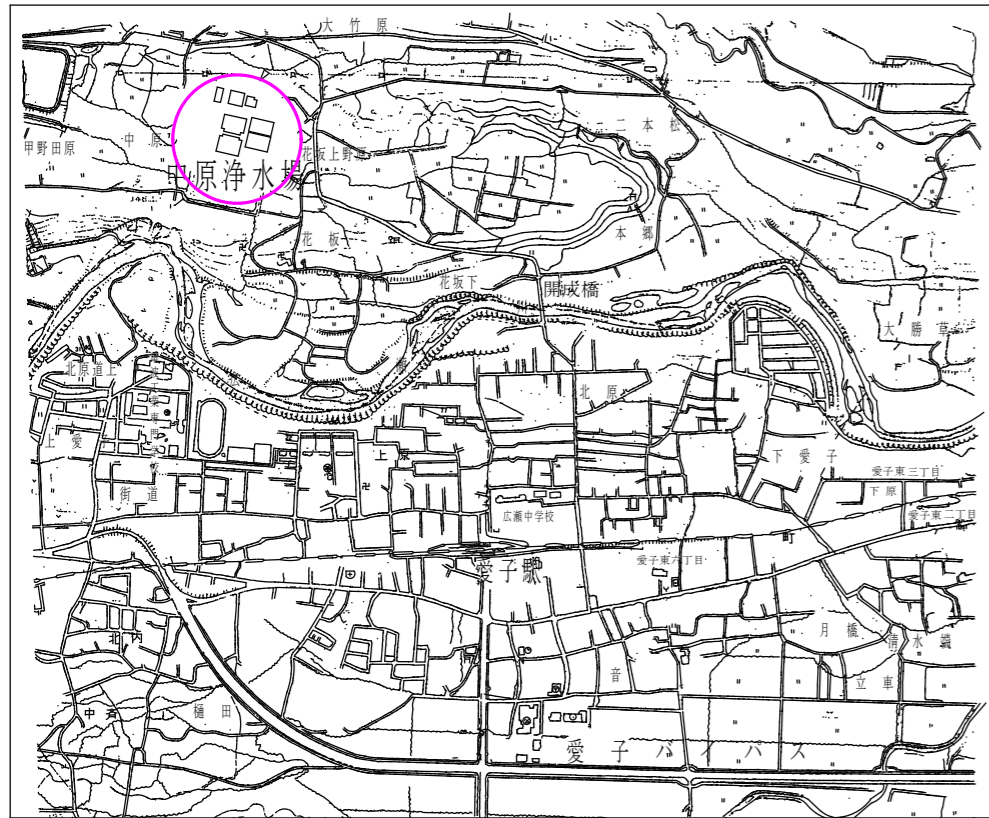



仙台市水道局 中原浄水場  
 仙台市青葉区芋沢字中原24

搬入場所

設計図面		戸番図番号
設計番号	水国浄 第2024-1号	令和5年12月作成
業務件名	国見浄水場排水污泥運搬業務委託	
図面名称	中原浄水場 位置図・全体配置図	
発注担当課	縮尺	図番
浄水部国見浄水課国見浄水場	FREE	2/3
仙台市水道局		

# 濃縮槽 平面図

# 濃縮槽 断面図

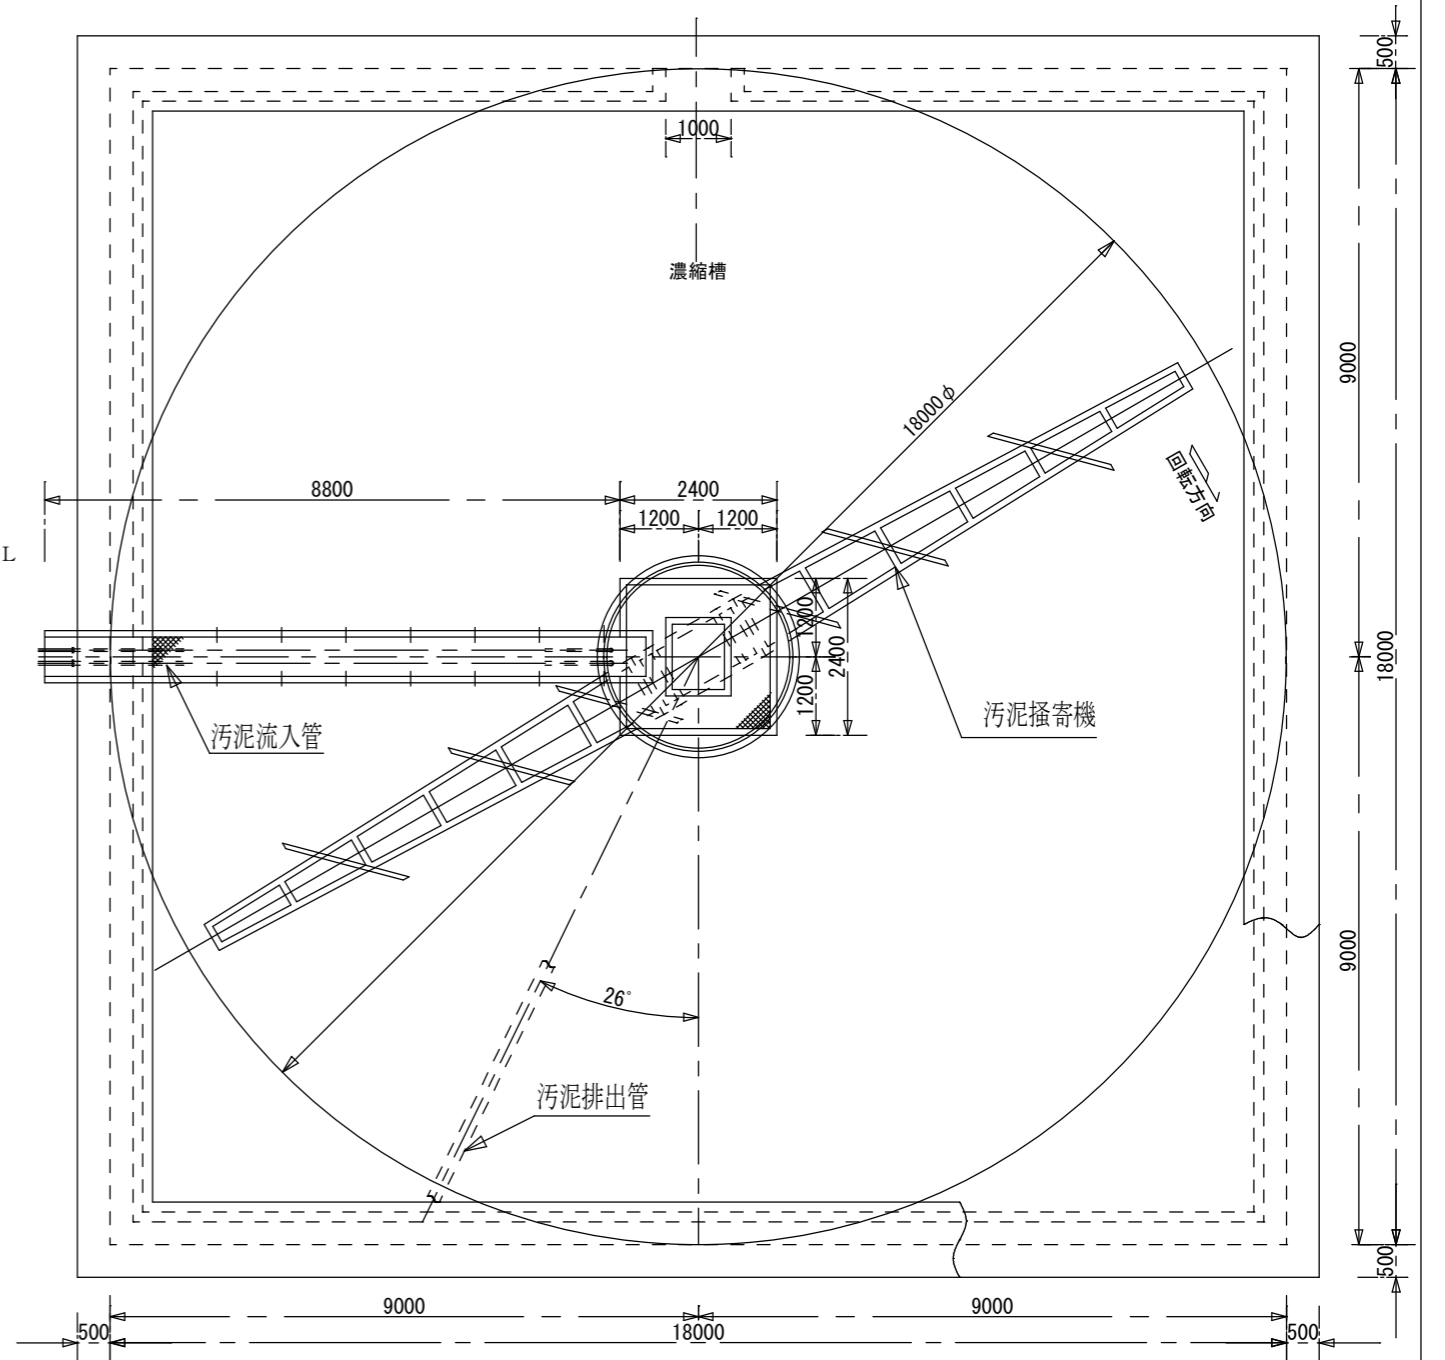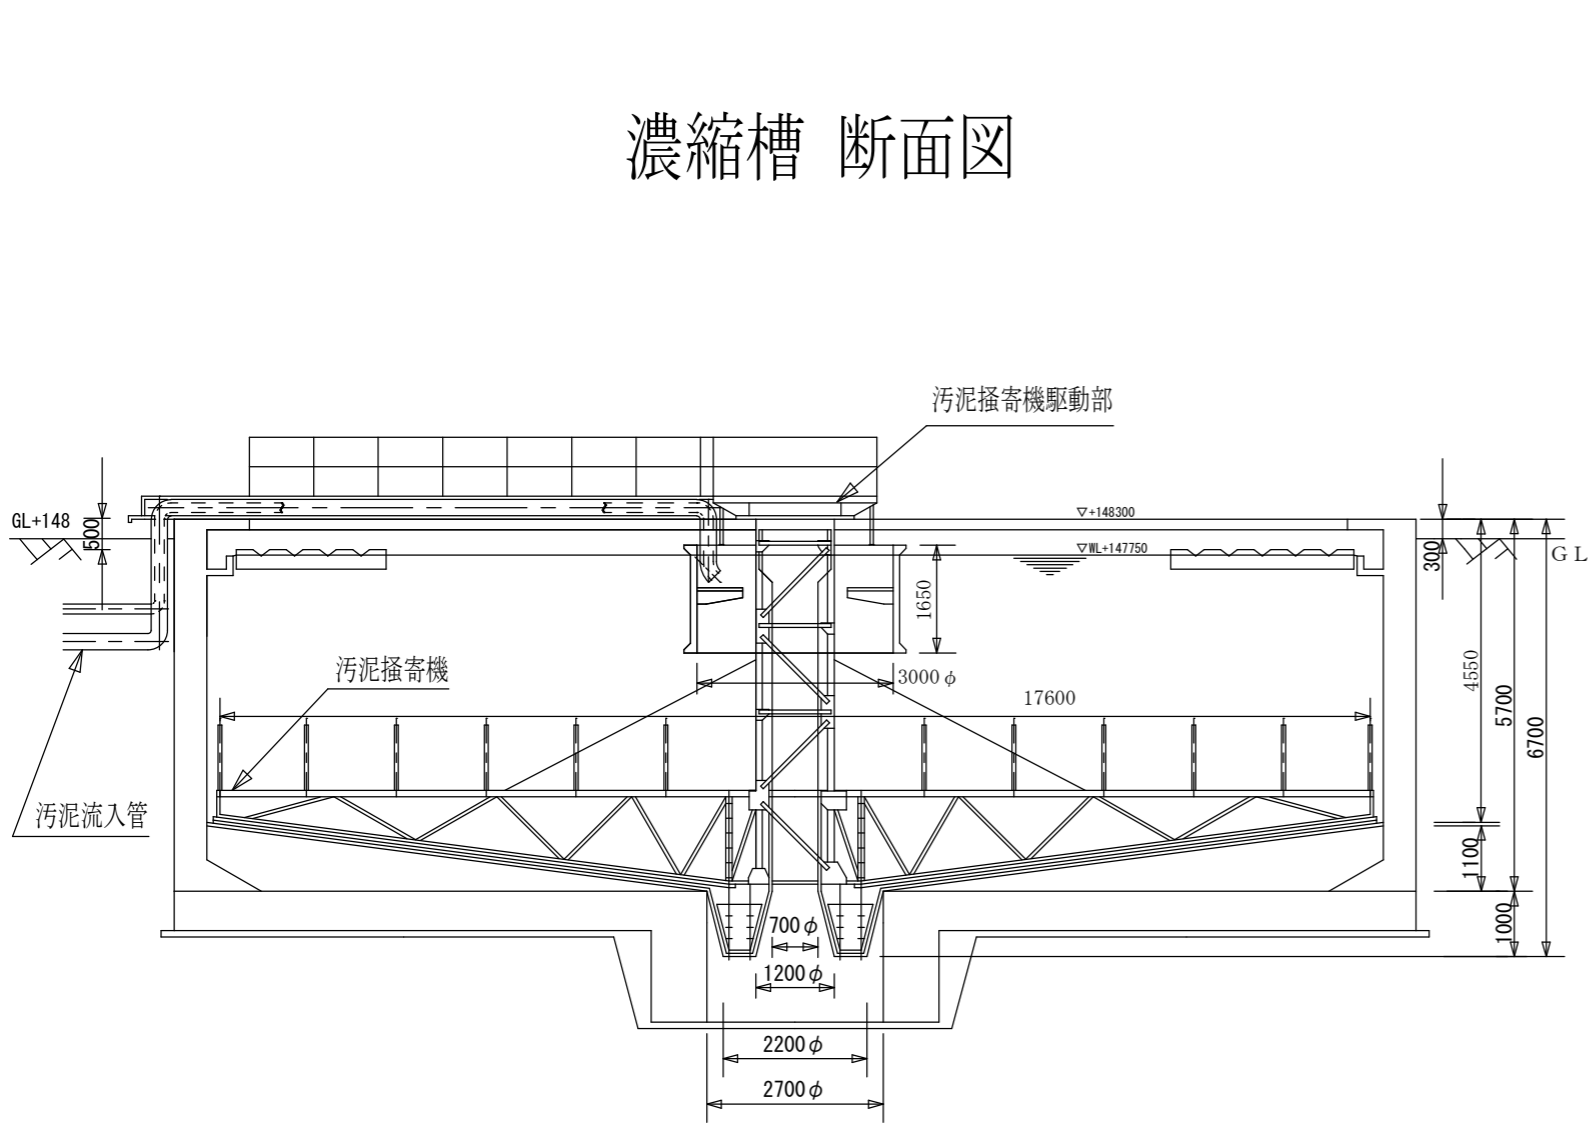

設計図面		戸番図番号
設計番号	水国浄 第2024-1号	令和 5年 12月 作成
業務件名	国見浄水場排水汚泥運搬業務委託	
図面名称	濃縮槽 断面図・平面図	
発注担当課	縮尺	図番
浄水部国見浄水課国見浄水場	FREE	3 / 3
仙台市水道局		