

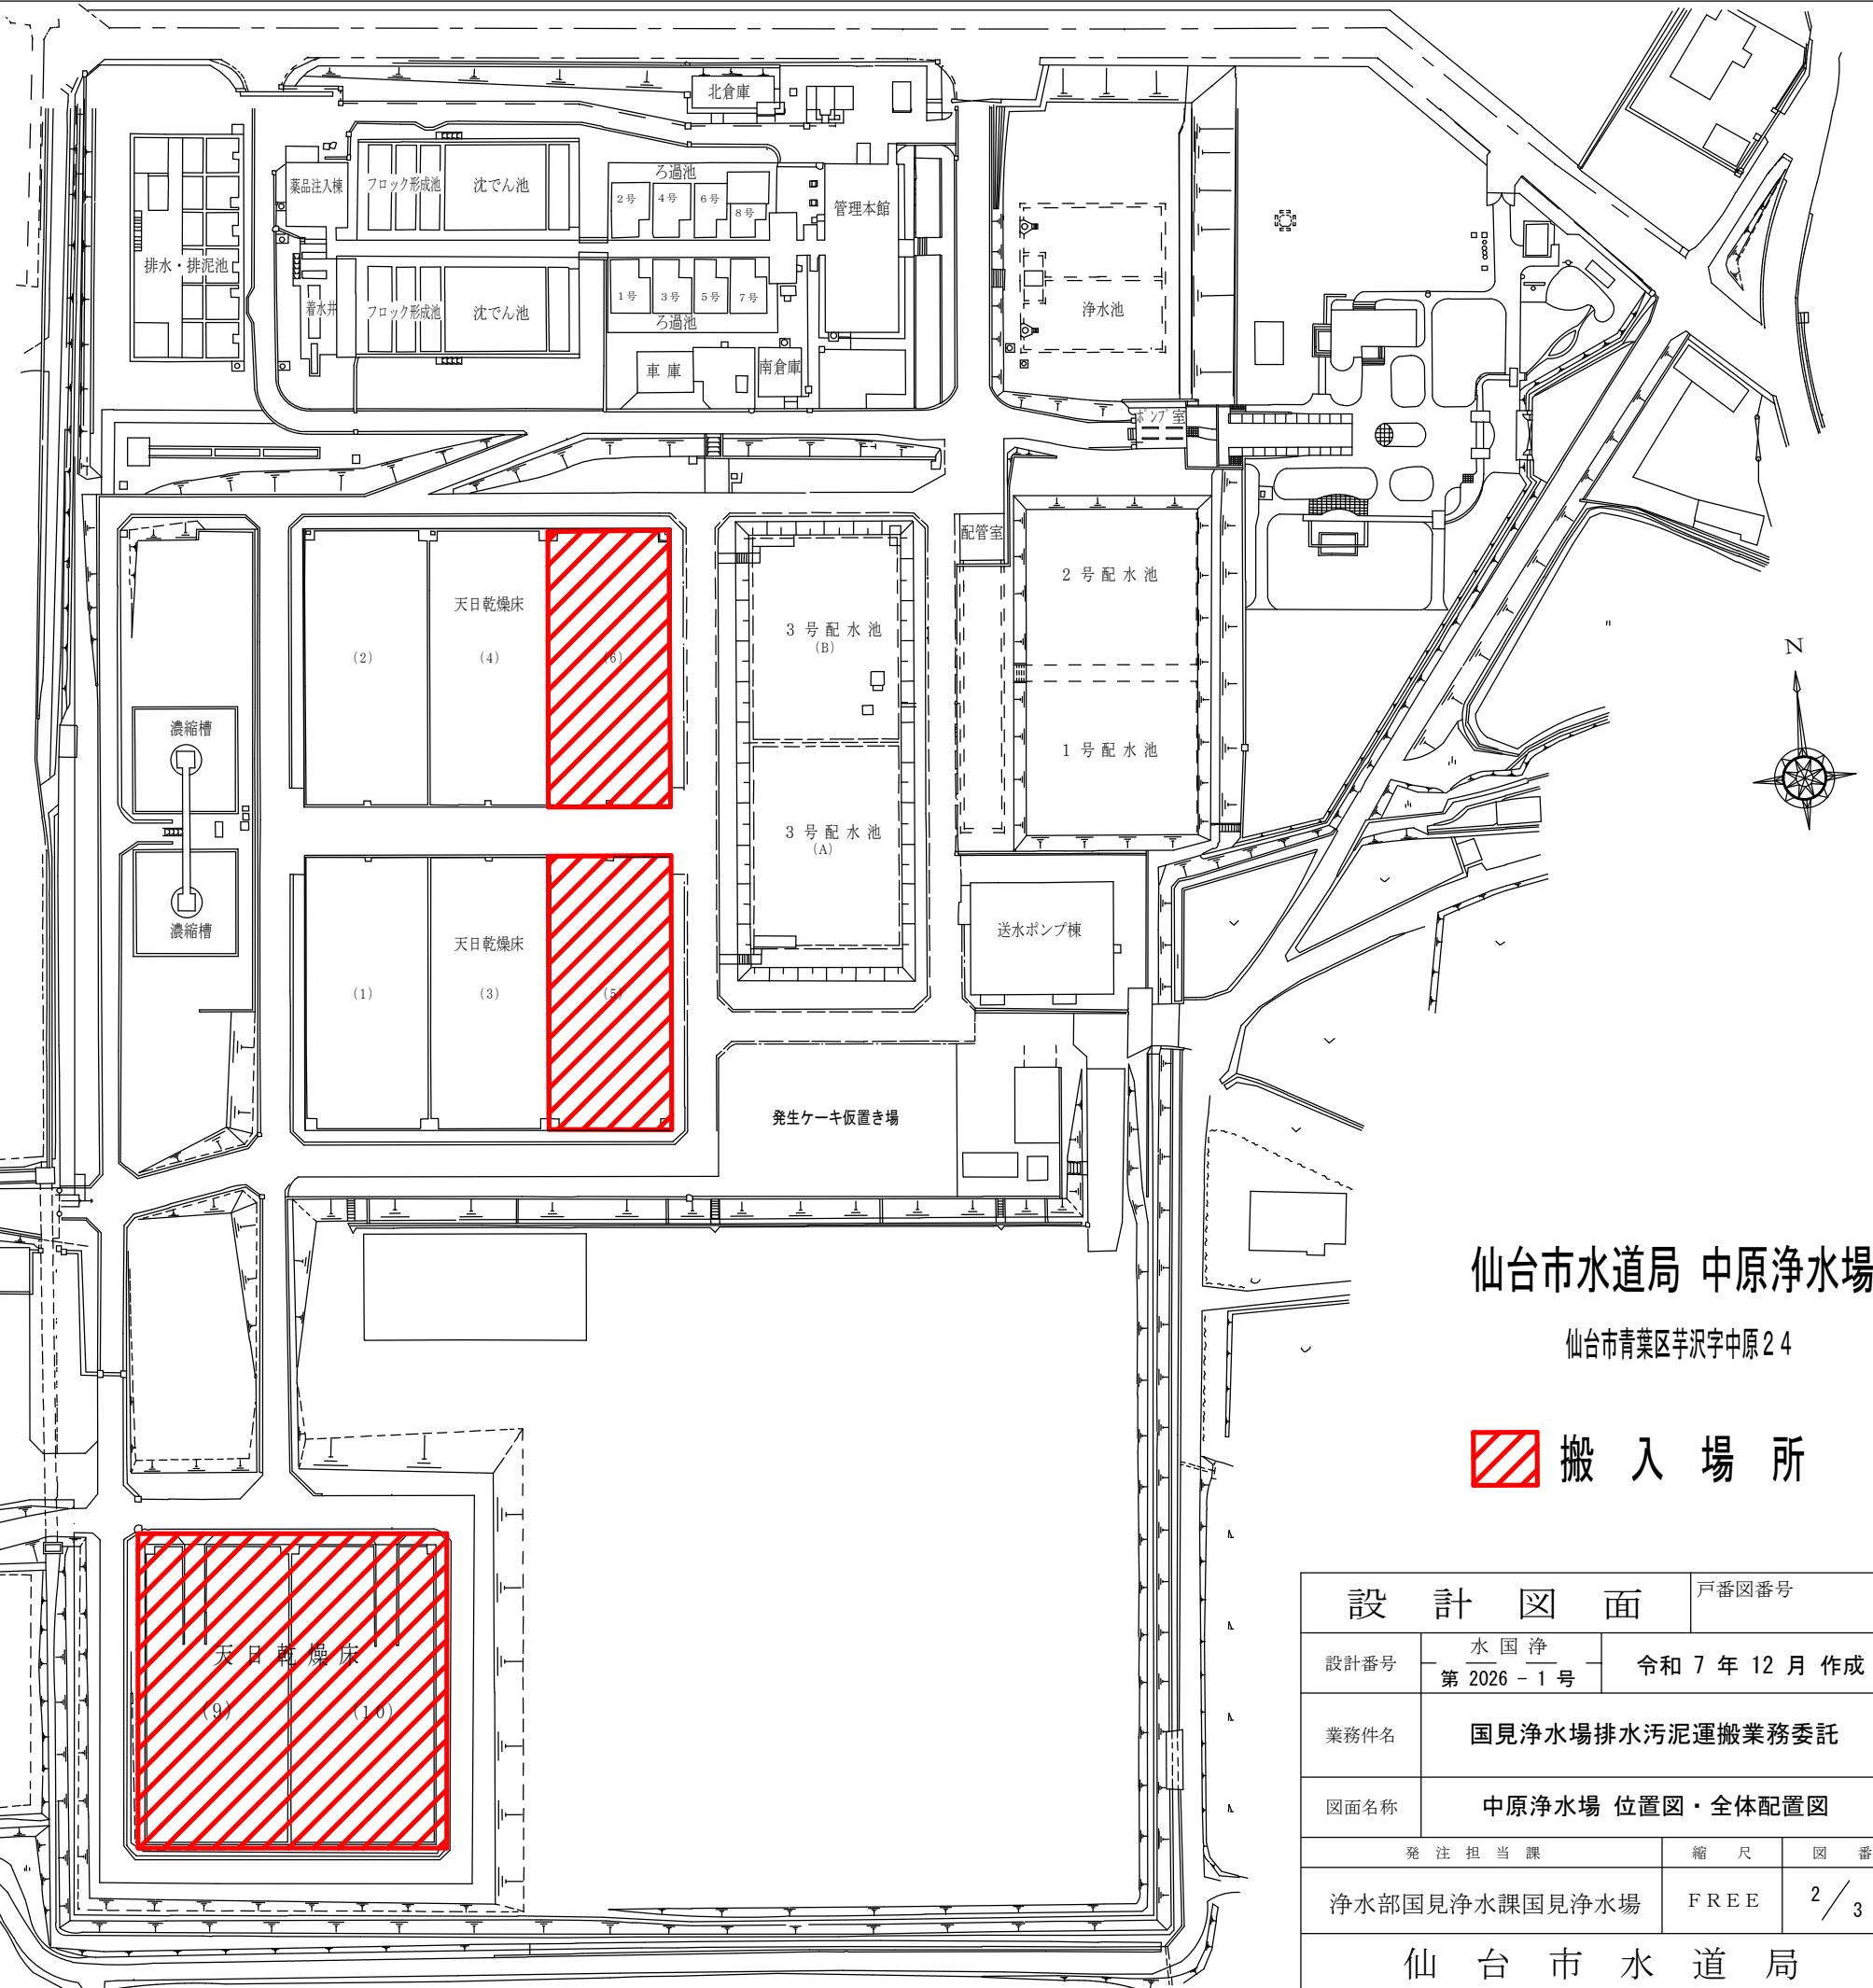
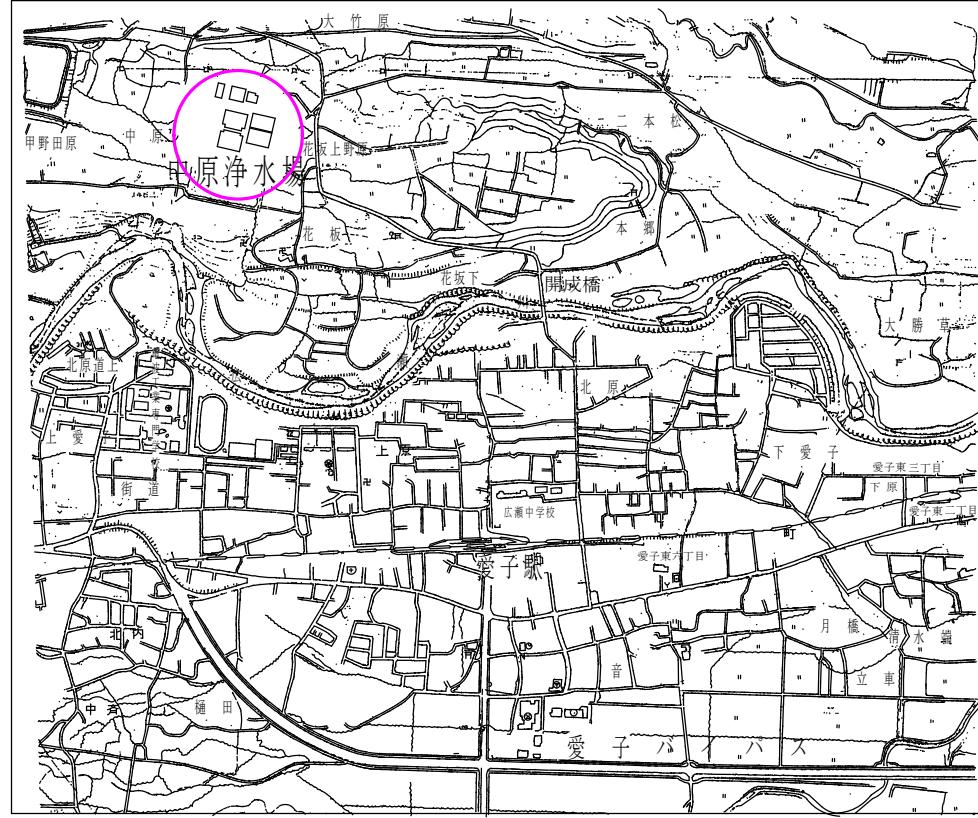


位置図

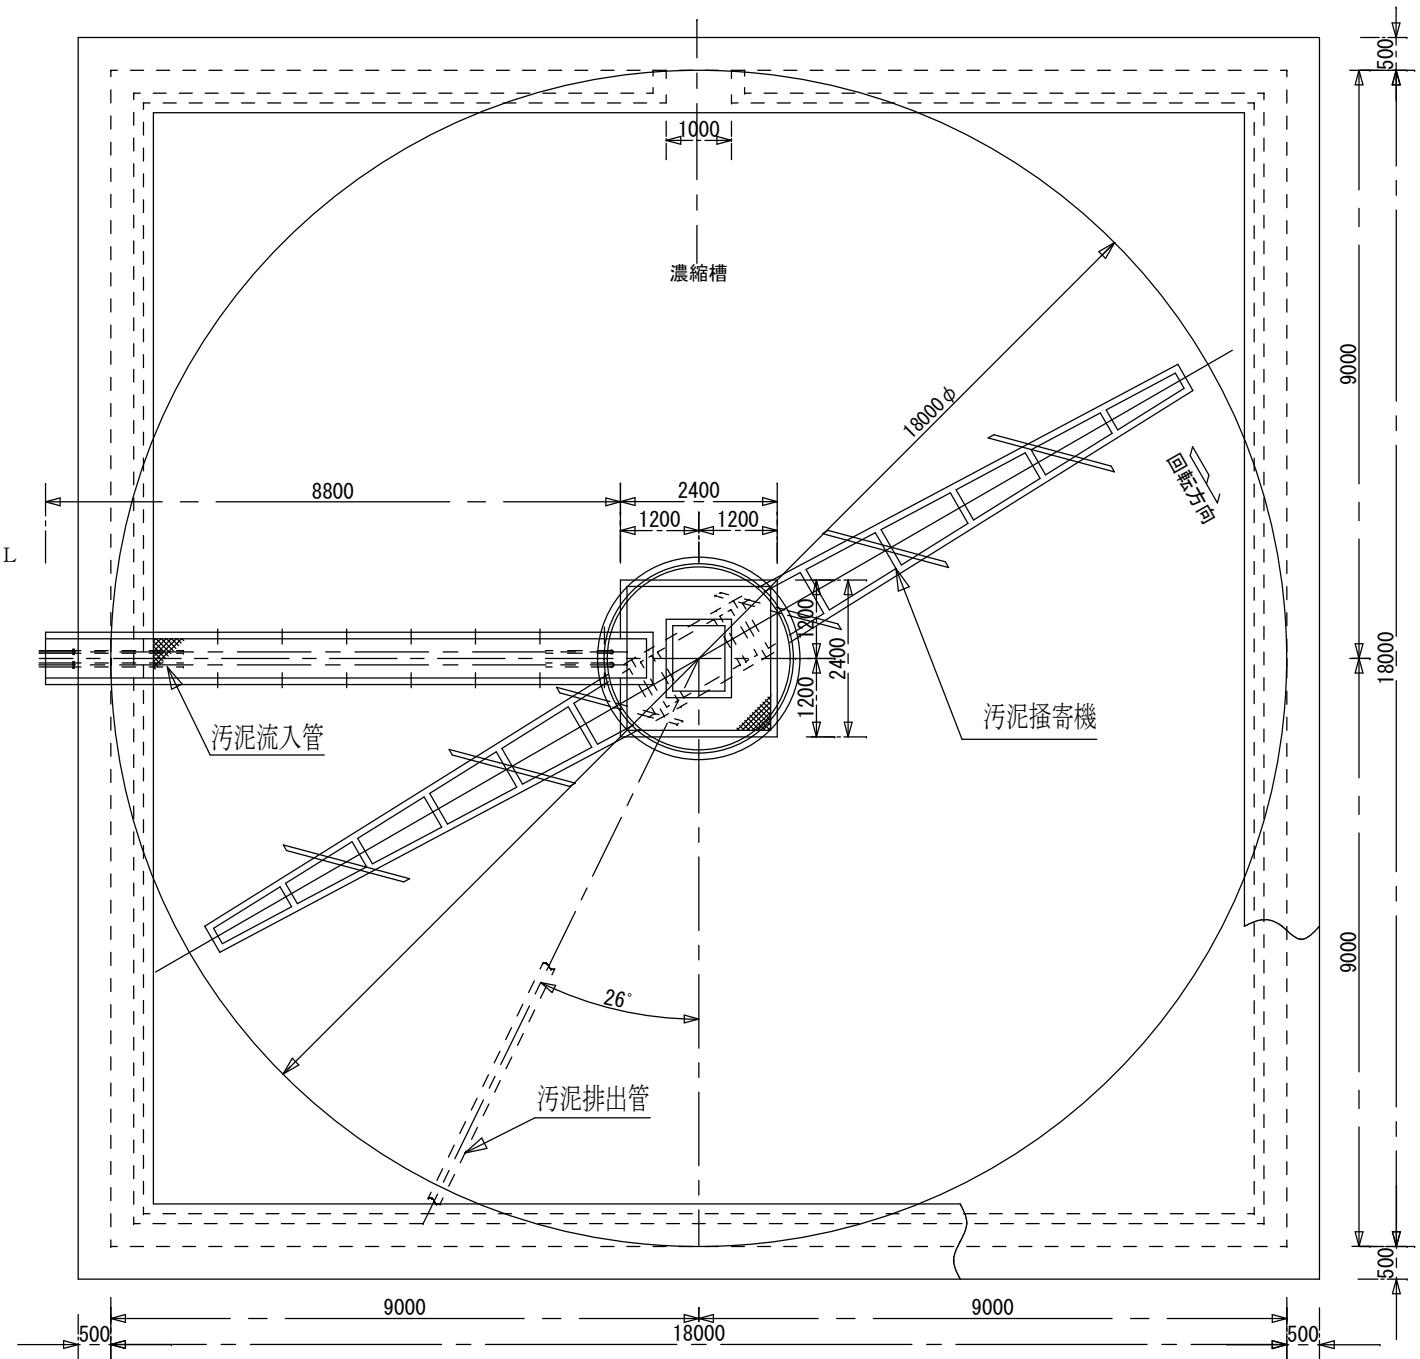

濃縮槽 平面図

濃縮槽 断面図

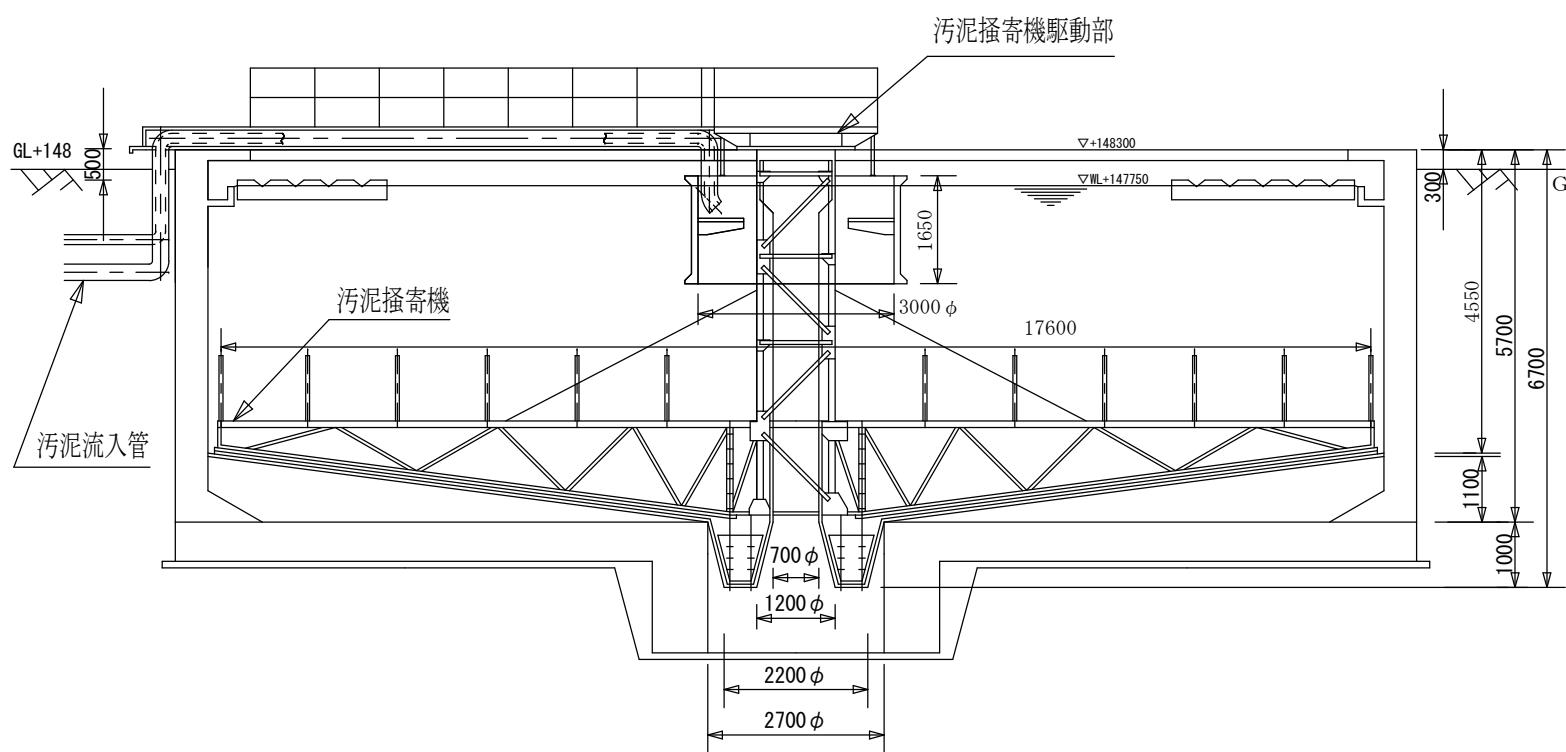

設計図面		戸番図番号
設計番号	水國淨 第2026-1号	令和 7年 12月 作成
業務件名	国見浄水場排水汚泥運搬業務委託	
図面名称	濃縮槽 断面図・平面図	
発注担当課	縮尺	図番
浄水部国見浄水課国見浄水場	F R E E	3 / 3
仙台市水道局		